



DATA DE ENTRADAS 17/10/2022

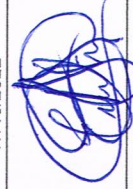

Juelmir Bauer de Aguiar
Eng. Civil
CREA- 163962-2

PREFEITURA DE RANCHO QUEIMADO
CPF: 82.892.357/0001-96

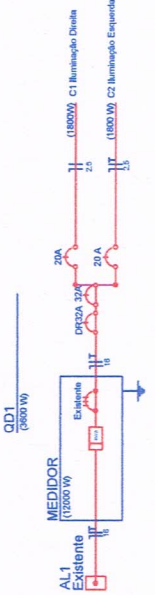

Quadro de Demanda			
Tipo	Potência Inst (KVA)	Fator de Demanda	Demanda (KVA)
Iluminação e TUG's	3.60	1	3.60
Uso Específico	0	1	0
TOTAL			3.60

Area Total: 1012,00 m²

Responsável técnico:
Juelmir Bauer de Aguiar

Escala: INDICADO


Prancha: 1/1


A3

Legenda	
	Cabeço de medidor embutido a 1,50m do piso
	Cabeço de passagem de embutido no piso
	Estada de serviço aérea
	Interruptor paralelo 1 lenda - 1,00m do piso
	Interruptor paralelo 2 lenda - 1,00m do piso
	Interruptor paralelo 3 lenda - 1,00m do piso
	Canos de Segurança próximo ao furo
	Interruptor bimodulado 1 lenda - 1,00m do piso
	Interruptor simples 1 lenda - 1,00m do piso
	Interruptor simples 2 lenda - 1,00m do piso
	Interruptor simples 3 lenda - 1,00m do piso
	Interruptor 3 lenda (1 paralelo e 2 intermodulável) - 1,00m do piso
	Luminária passagem - abajur foto com ventilador
	Posso de TV a 0,50m do piso, instalação sobre para cobertura
	Luminária - paralela a 2,20m do piso
	Tomada hexagonal (RBR 14136) - 2P+T 10 A, próximo ao furo
	Tomada hexagonal (RBR 14136) - 2P+T 10 A, a 1,00m do piso
	Tomada hexagonal (RBR 14136) - 2P+T 20 A, a 2,20m do piso
	Tomada hexagonal (RBR 14136) - 2P+T 20 A, a 0,30m do piso
	Tomada universal 2P+T no piso.
	Tomada universal 2P+T na bancada.
	Plata Led Dimensível
	Canalizador de Leds
	Canalizador de Leds com grade
	Canalizador de Leds com grade e 80cm do teto e até 80 cm do parede.

Coloração dos fios	
	FASE
	FASE
	FASE
	NEUTRO
	TERRA
	RETORNO


Legenda	
	Condutos Lado 32mm
	Condutos Lado 25mm
	Condutos referenciado no solo 40mm
	Flagejo no solo 32mm

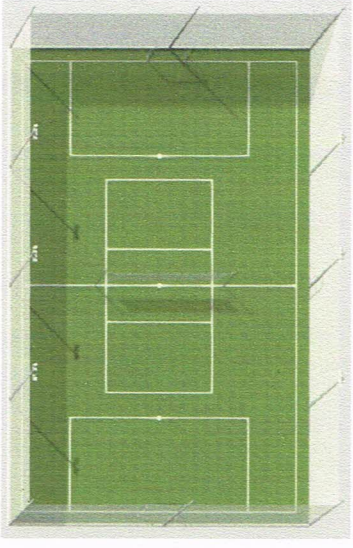

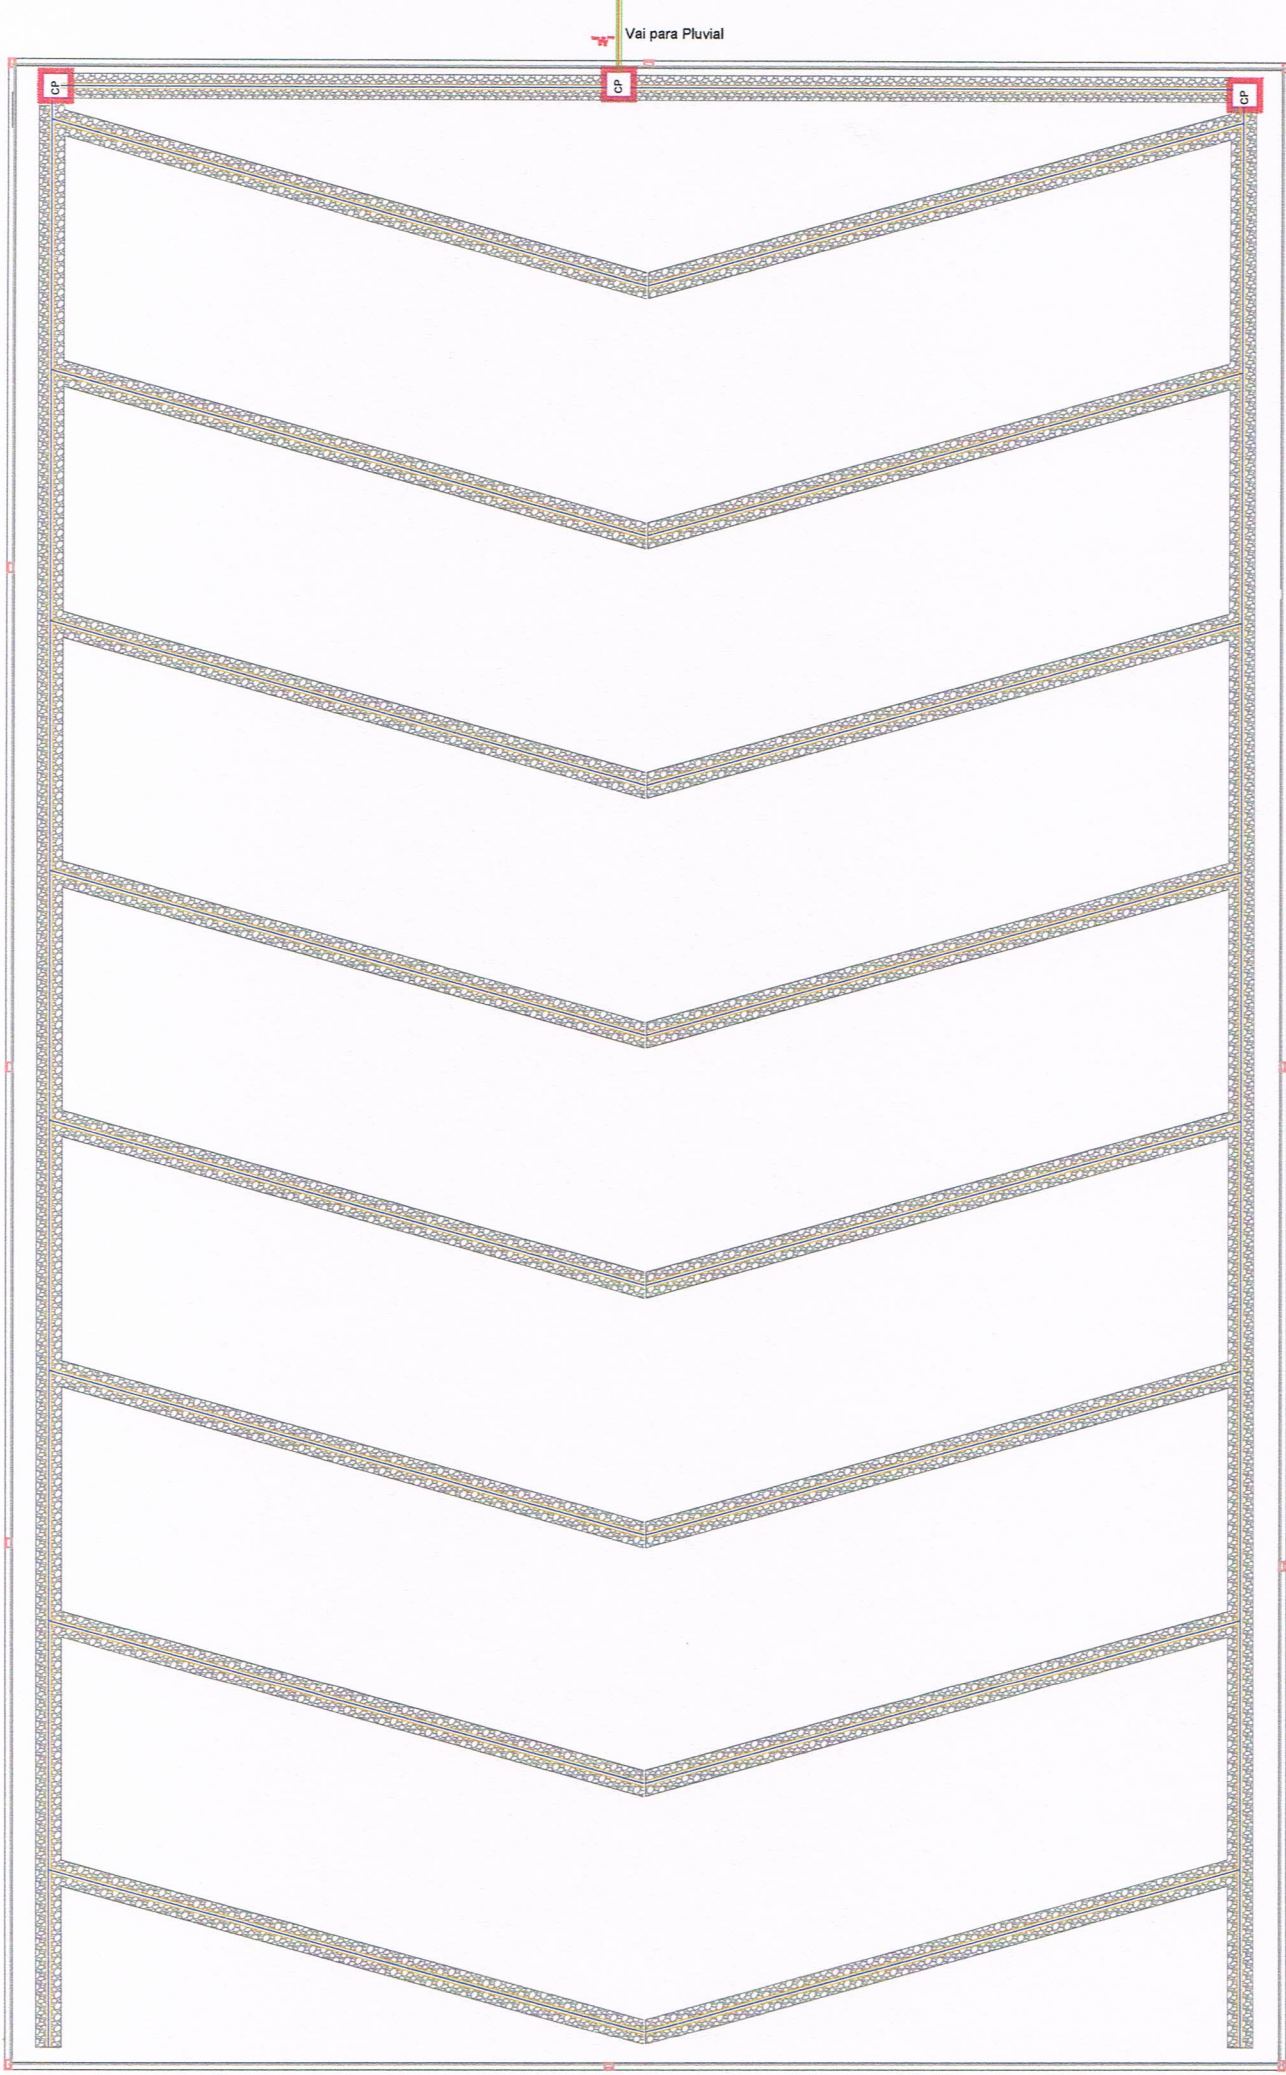


LEGENDA HIDRO

- Tê 90° com saída para cima
- Tê 45° 10mm com saída
- Joelho 90° Para cima
- Ralo sifonado - 150mm
- Tubo Concreto 100mm
- Tubo Dreno 100mm
- Caixa de passagem com Grelha
- JOELHO 45°

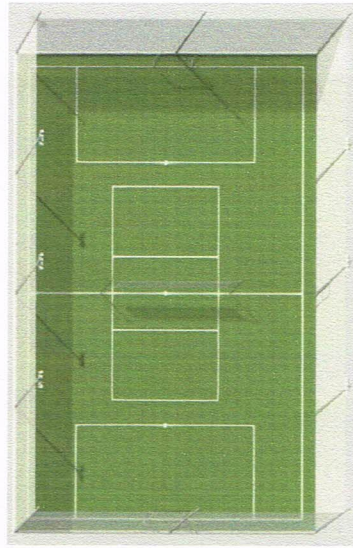

PLANTA BAIXA
ESCALA 1:100

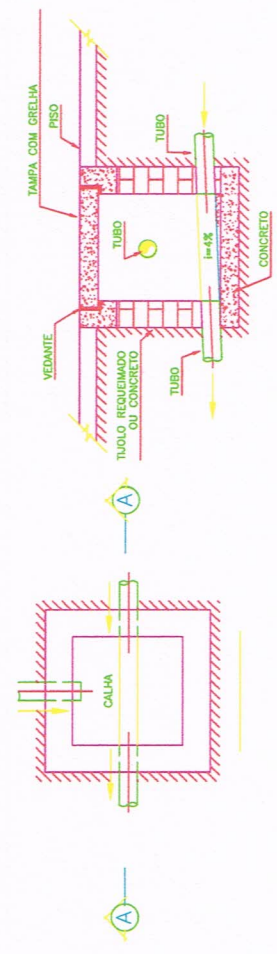

CORTE DRENO
ESCALA 1:100

DATA DE ENTRADAS 17/10/2022



Juelmir Bauer de Aguiar
Eng. Civil
CREA- 163962-2

PREFEITURA DE RANCHO QUEIMADO
CPF: 82.892.357/0001-96



Projeto: Hidrossanitário
Obra: Quadra Society
Endereço: Rancho Queimado
Conteúdo: Plantas Baixas, Legenda e Detalhes



Area Total: 1012,00 m²

Responsável técnico:
Juelmir Bauer de Aguiar

Escala: INDICADO


Prancha: 1/1

A3

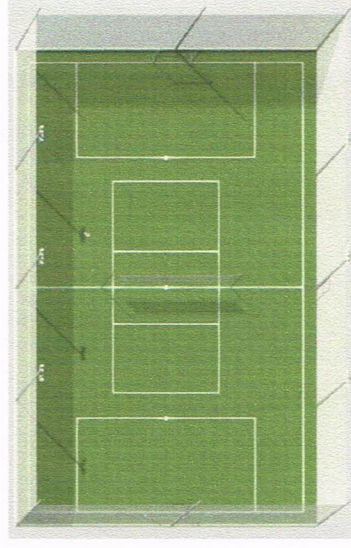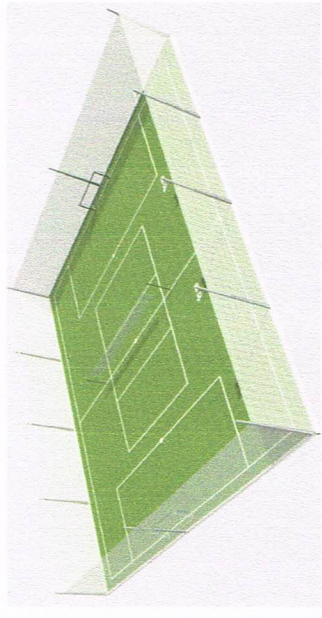

DATA DE ENTRADAS 17/10/2022

PLANTA BAIXA
ESCALA 1:100

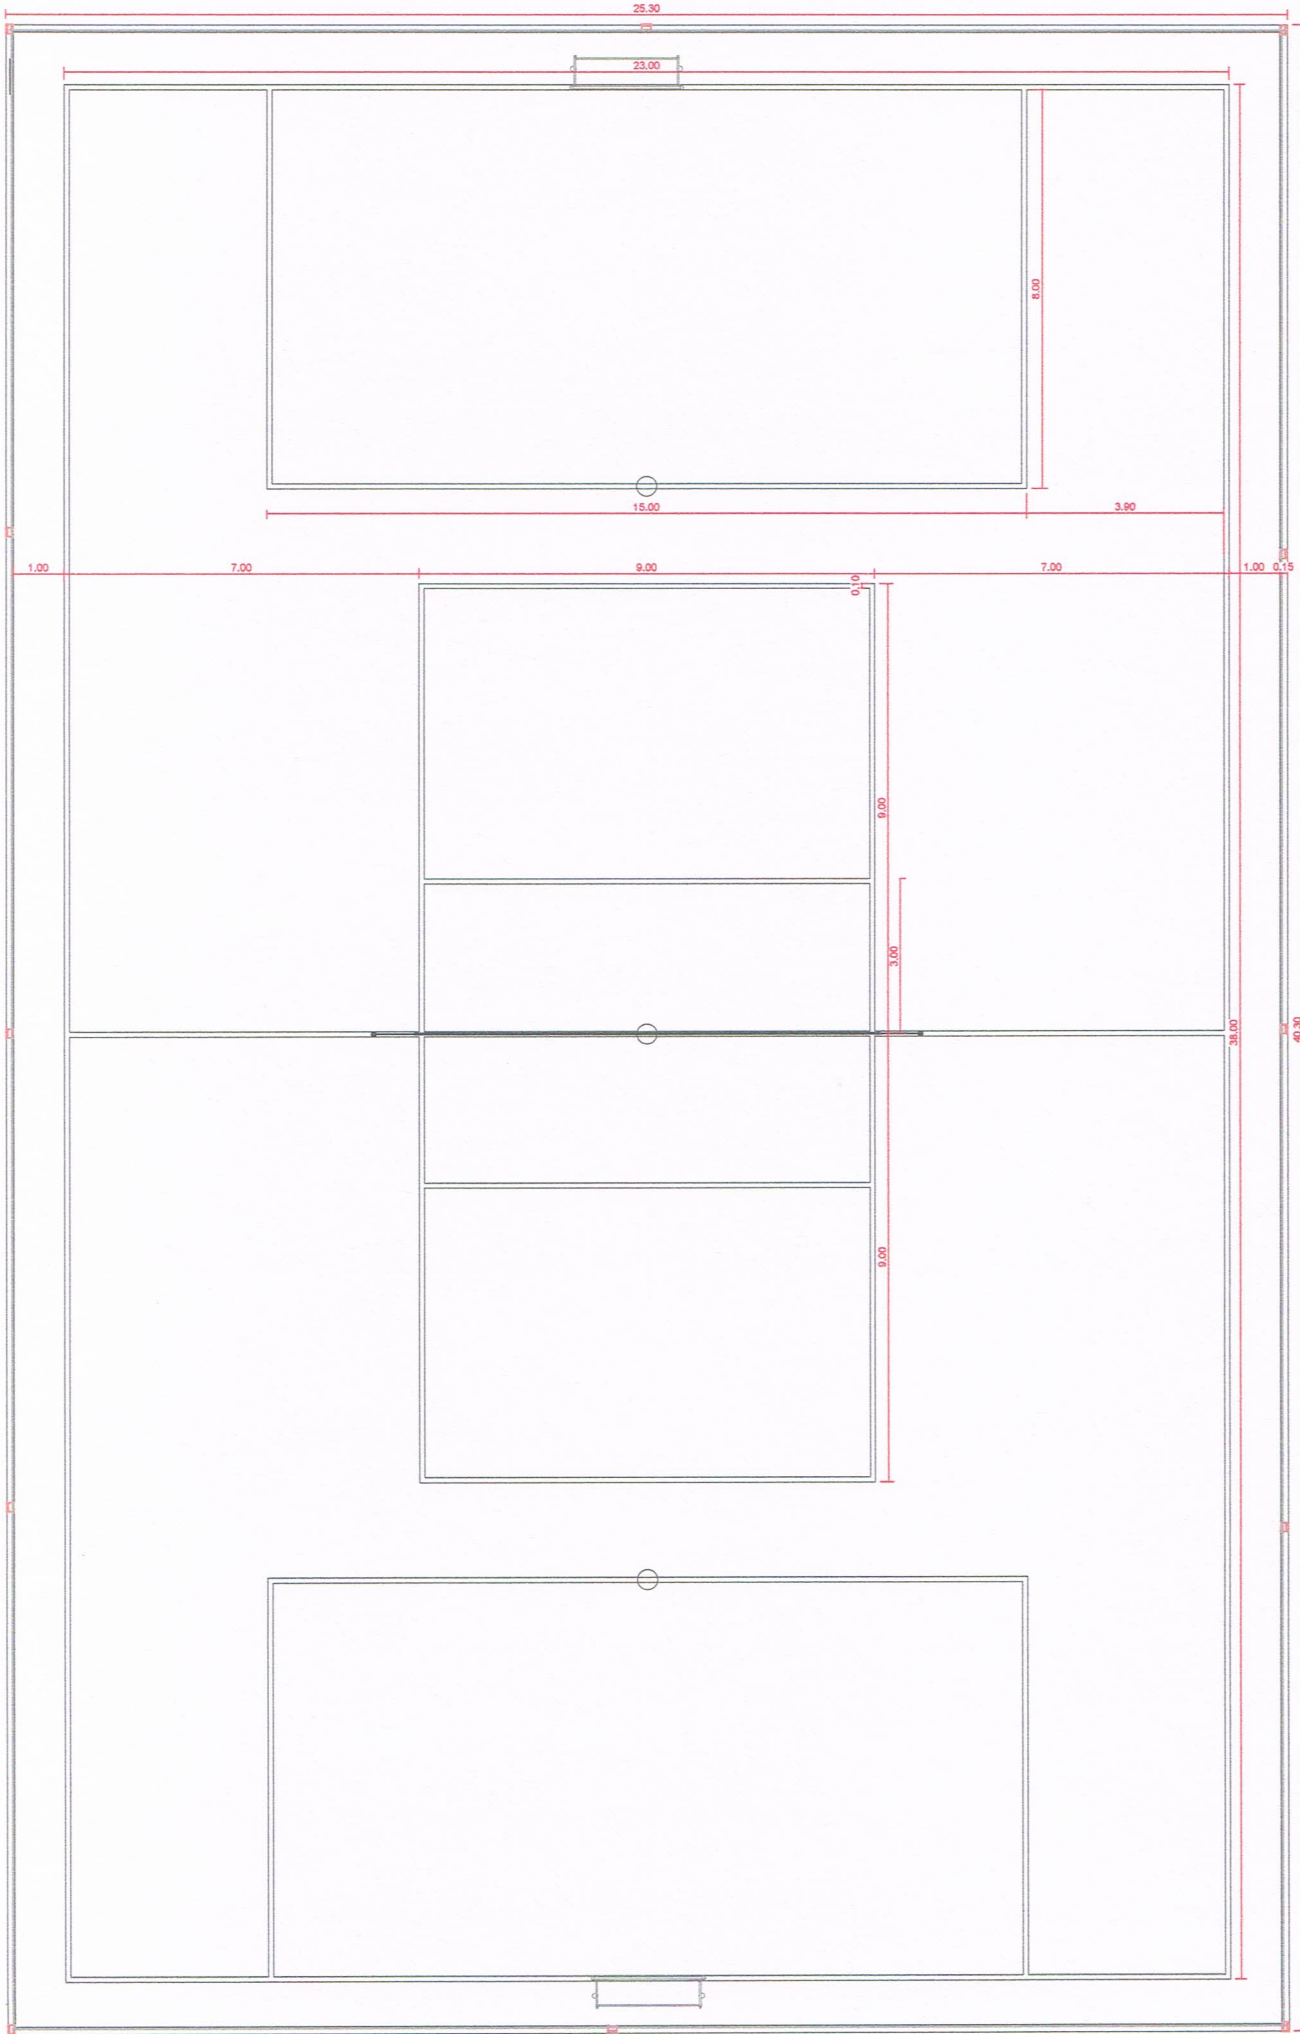

Juelmir Bauer de Aguiar
Eng. Civil
CREA- 163962-2

PREFEITURA DE RANCHO QUEIMADO
CPF: 82.892.357/0001-96



Projeto: **Arquitetônico**
Obra: **Quadra Society**
Endereço: **Rancho Queimado**
Conteúdo: **Plantas Baixas, Legenda e Detalhes**


Area Total: **1012,00 m²**

Responsável técnico:
Juelmir Bauer de Aguiar

Escala: **INDICADO**

Prancha: **1/1**

A3

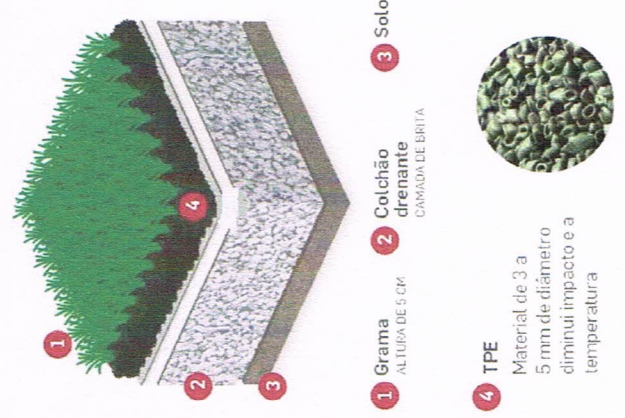

CORTE
ESCALA 1:100

Gramma Sintética
50 de Pêra 50cm
Prata 100cm
Sobre Compactado

Colchão Drenante
10cm
Compactado

Solo

TPE
5mm de diâmetro
diminui impacto e a
temperatura